 
 



LEGENDA:

- System monitoringu wizyjnego CCTV
-  - kamera IP
- System LAN
-  - gniazdo typu RJ45

Dokładną lokalizację kamer ustalić z Inwestorem, na etapie realizacji.

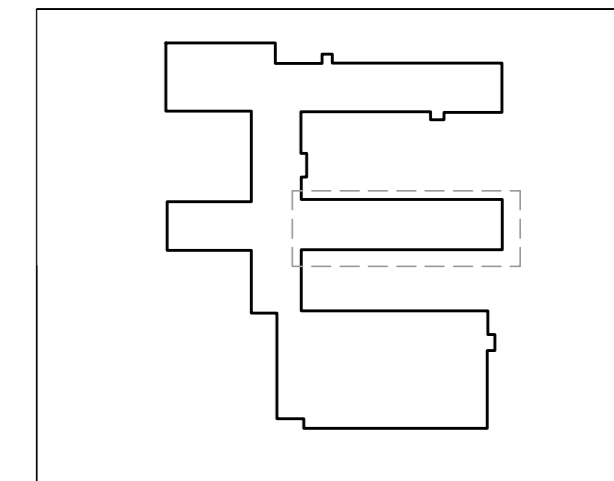

INWESTOR	SZKOŁA PODSTAWOWA NR 162 W ŁÓDZI UL.POWSZECHNA 15, 93-321 ŁÓDŹ		
TEMAT OPRACOWANIA	STREFY RELAKSACYJNO - REKREACYJNE W SZKOLE PODSTAWOWEJ NR 162 W ŁÓDZI		
ADRES INWESTYCJI	BUDYNKI SZKOŁY PODSTAWOWEJ NR 162 W ŁÓDZI ZLOKALIZOWANE PRZY UL.POWSZECHNEJ 15, 93-321 ŁÓDŹ DZIAŁKA nr 281,257,516/3,517,518,519/5,520,521/1,523/1		
BRANŻA	ELEKTRYCZNA		
przedmiot rysunku RZUT PARTERU- Instalacja LAN i CCTV..			
DATA KWIECIEŃ 2020 R.	JEDNOSTKI cm	SKALA 1:100	NR RYS. E4
projektant	mgr inż. Arkadiusz Machatowski nr upr. bud. LOD/1700/POOE/11	podpis:	
opracowanie	mgr inż. Łukasz Wiktorowicz	podpis:	